




Schnitt A - A

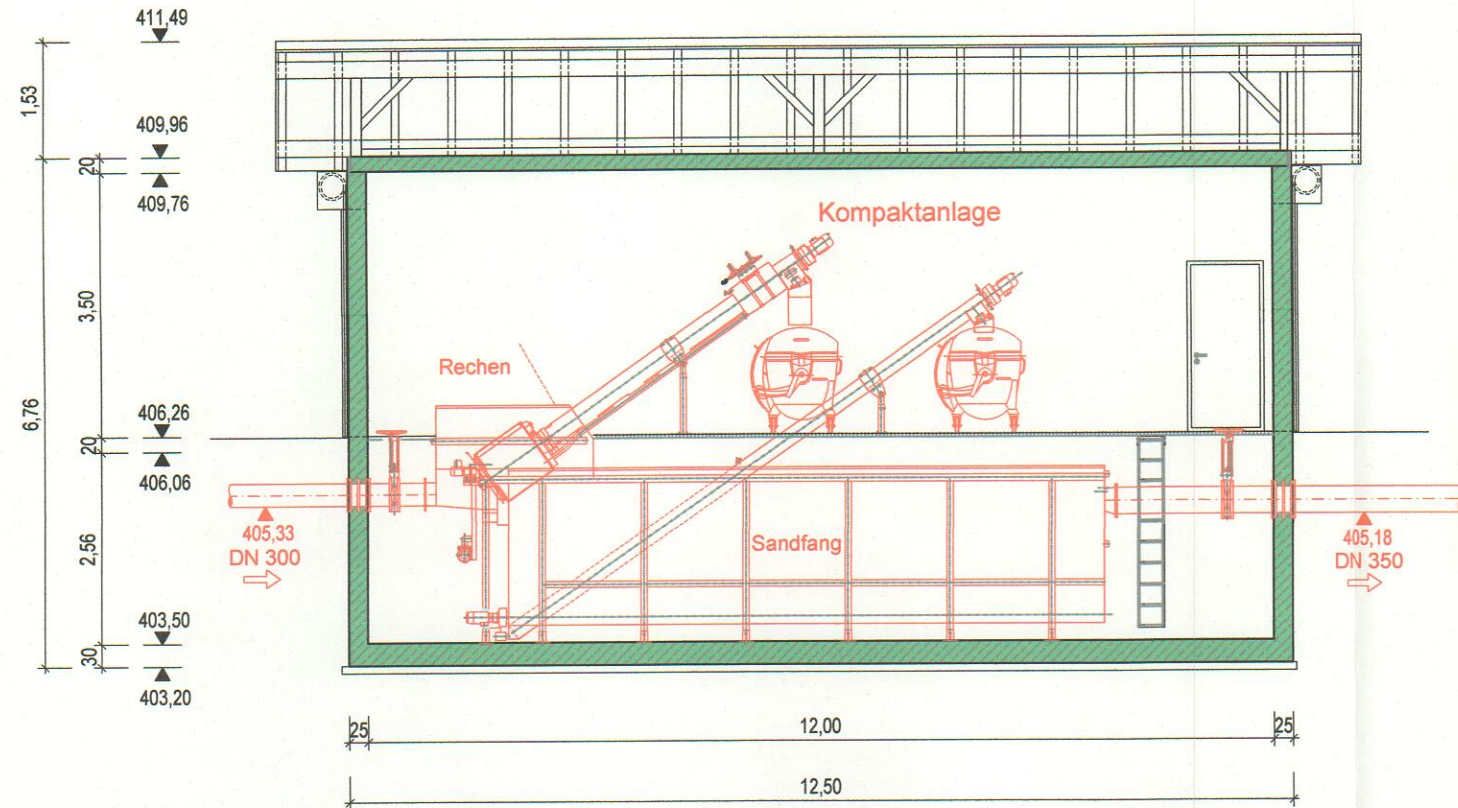

Schnitt B - B

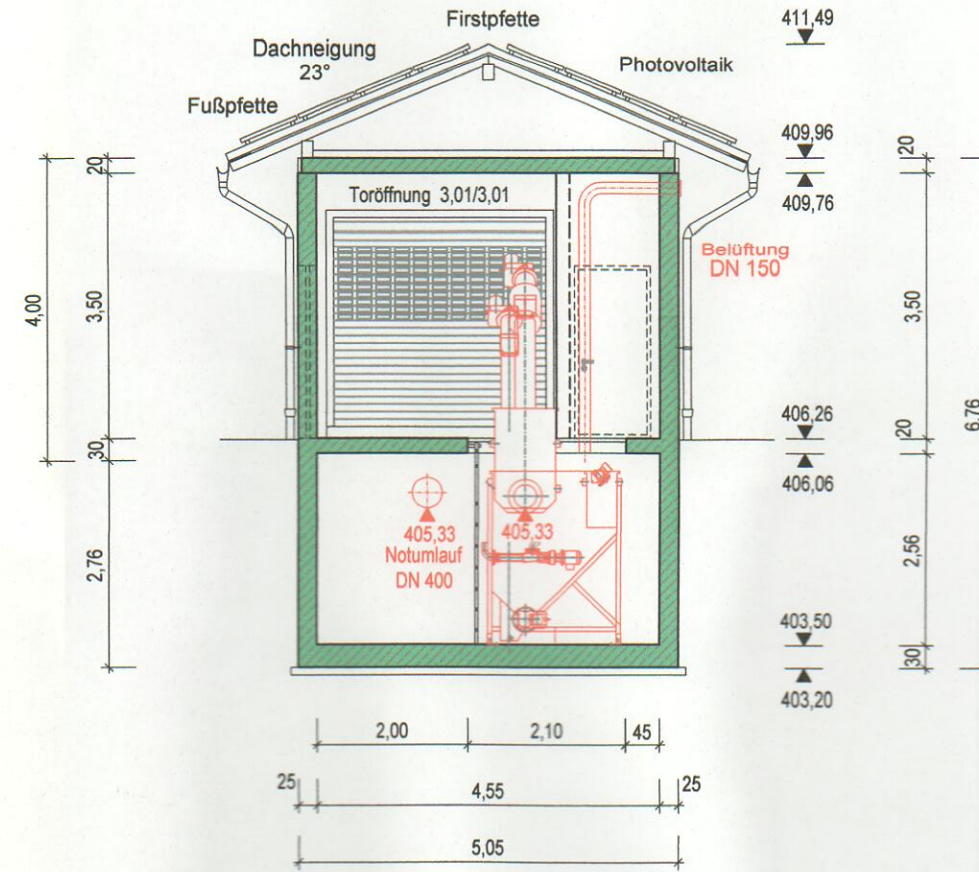

Grundriss

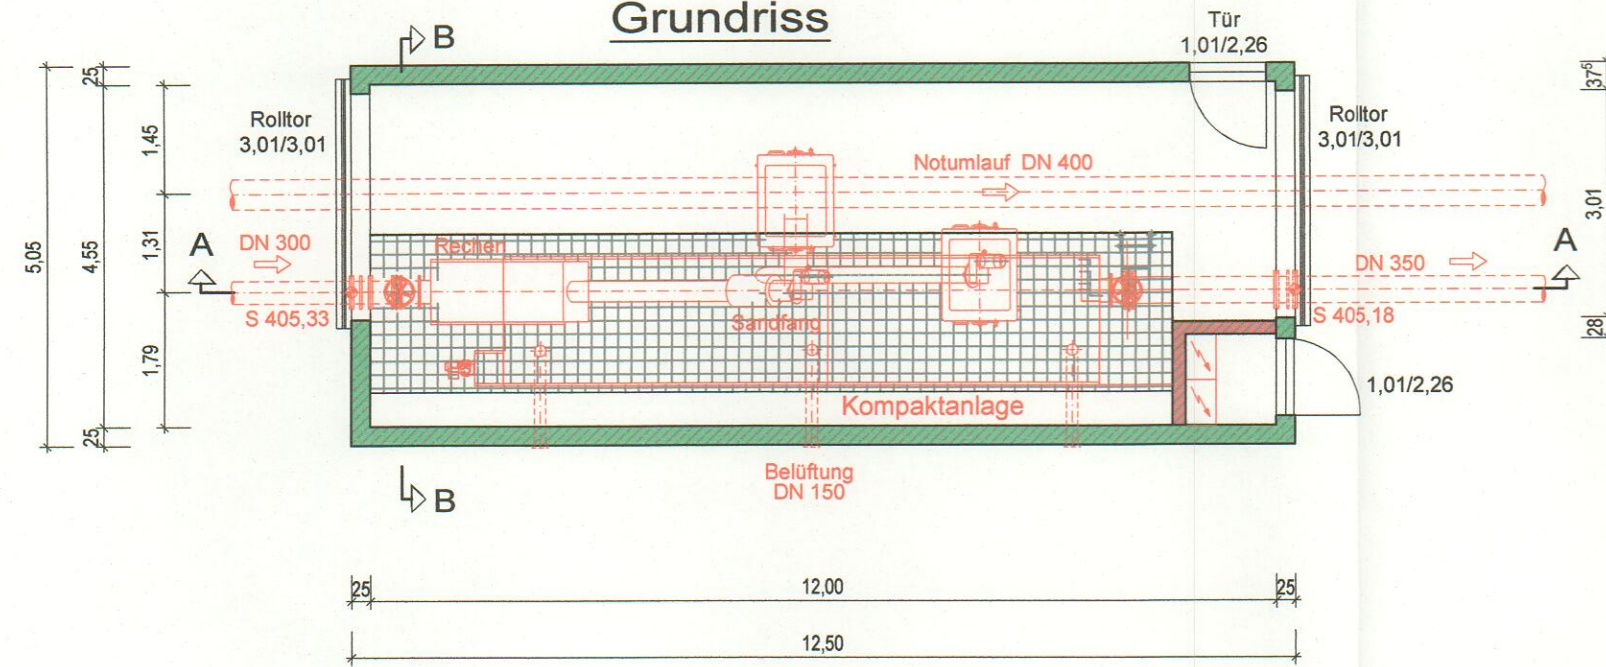

WASSERRECHTSANTRAG

Stand: 24 Juli 2024

Andreas Buchwinkler
Erster Bürgermeister

Der Bauherr:

3. Änderung	-	-
2. Änderung	-	-
1. Änderung	-	-

Bauherr:	Gemeinde Saaldorf-Surheim		
	Berchtesgadener Land		

Bauvorhaben:	Projekt-Nr.:	Plan-Nr.:	Beilagen-Nr.:
	10811	5	5
	Maßstab: 1:100		

Bauteil:	Kläranlage Surheim	
	Rechengebäude	
	Grundriss, Schnitte, Ansichten	
Entworfen:	Ma	
Gezeichnet:	Em/Cs	
Geprüft:	Sm	

Abwasserbeseitigung Wasserversorgung Straßenbau Umwelttechnik

DIPPOLD GEROLD
Beratende Ingenieure GmbH

Schwalbenweg 13 83209 Prien am Chiemsee
Tel.: 08051/6868-0 Fax.: 08051/6868-28
eMail: info@dg-prien.de Internet: www.dg-prien.de

Prien am Chiemsee, 24. Juli 2024

Prien am Chiemsee Germering Dillingen an der Donau

Druck vom: 06.08.2024 Zeit: 13:11 Maße sind vor Ort zu prüfen! 0 5cm

