




Schnitt A - A

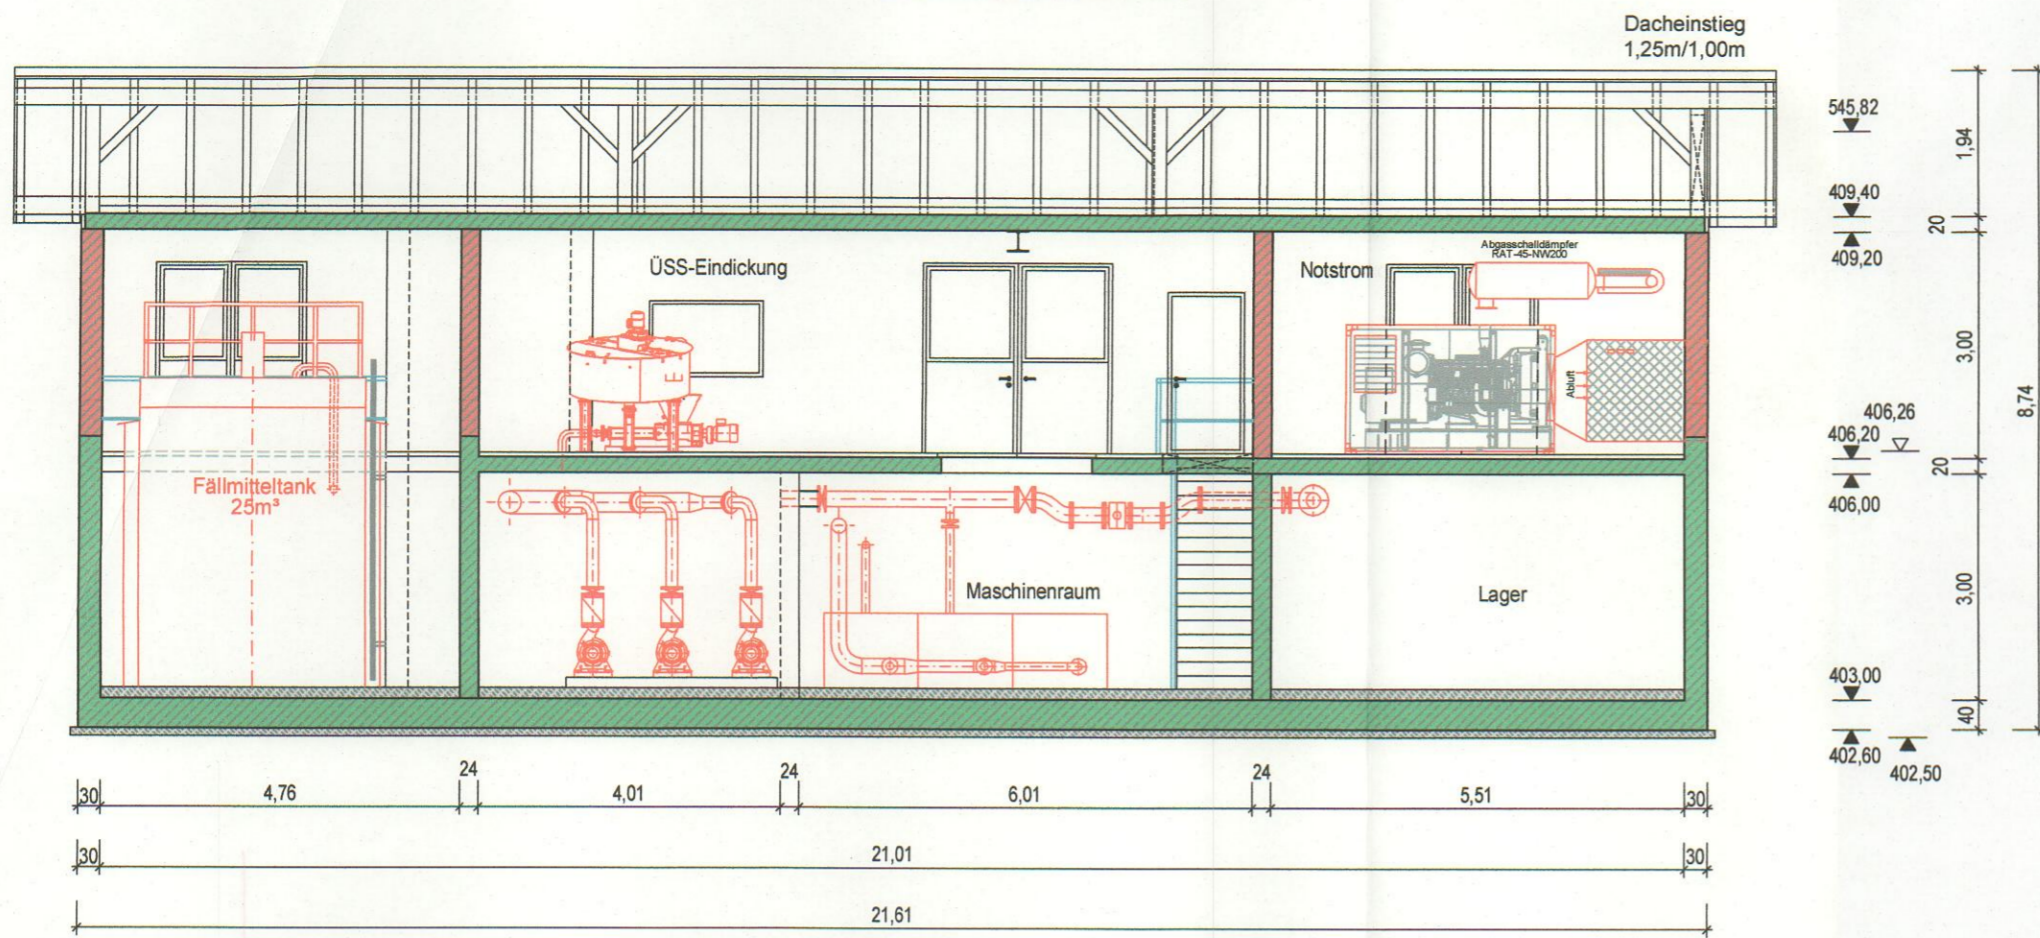


Schnitt B - B

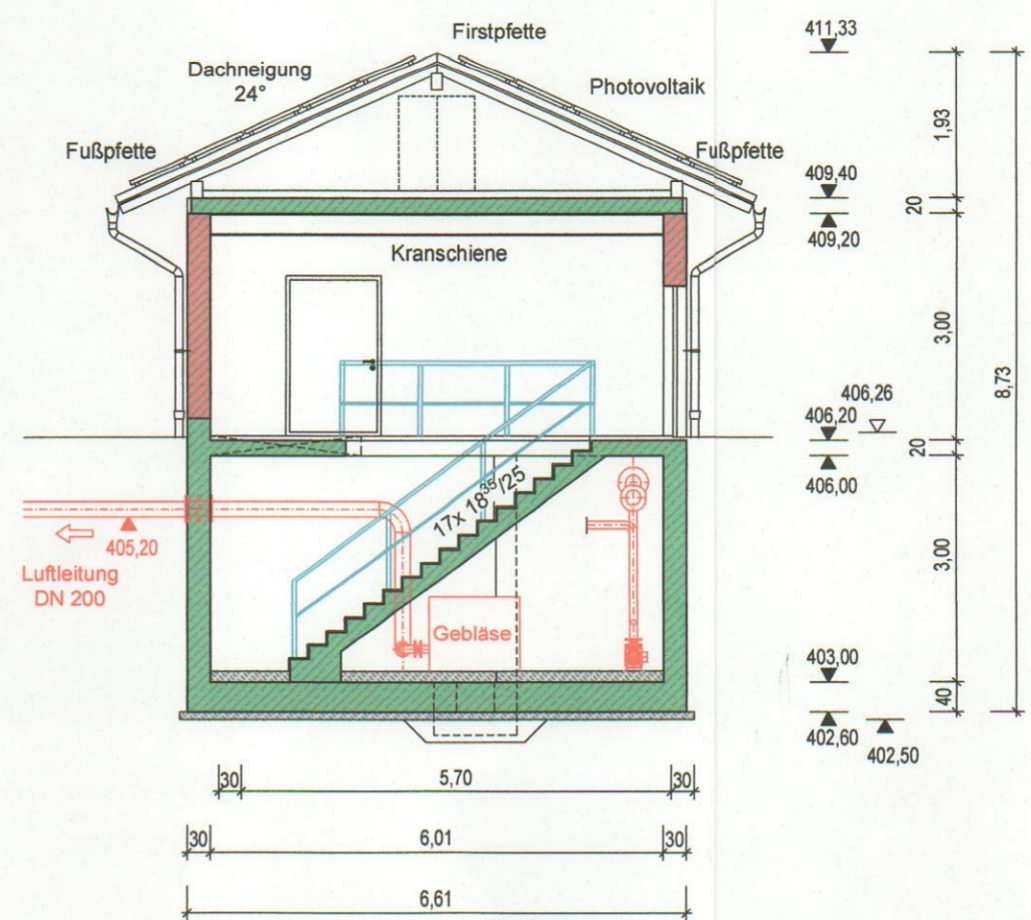


Schnitt C - C

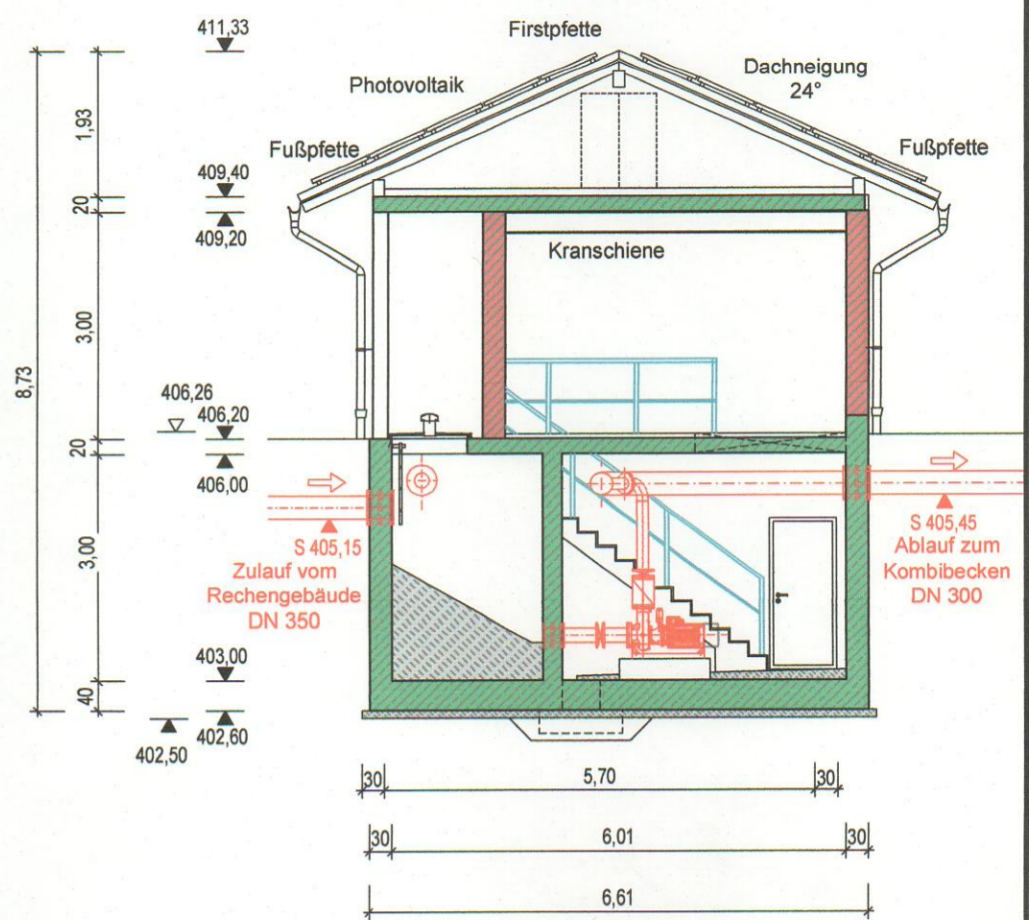

Grundriss Erdgeschoss

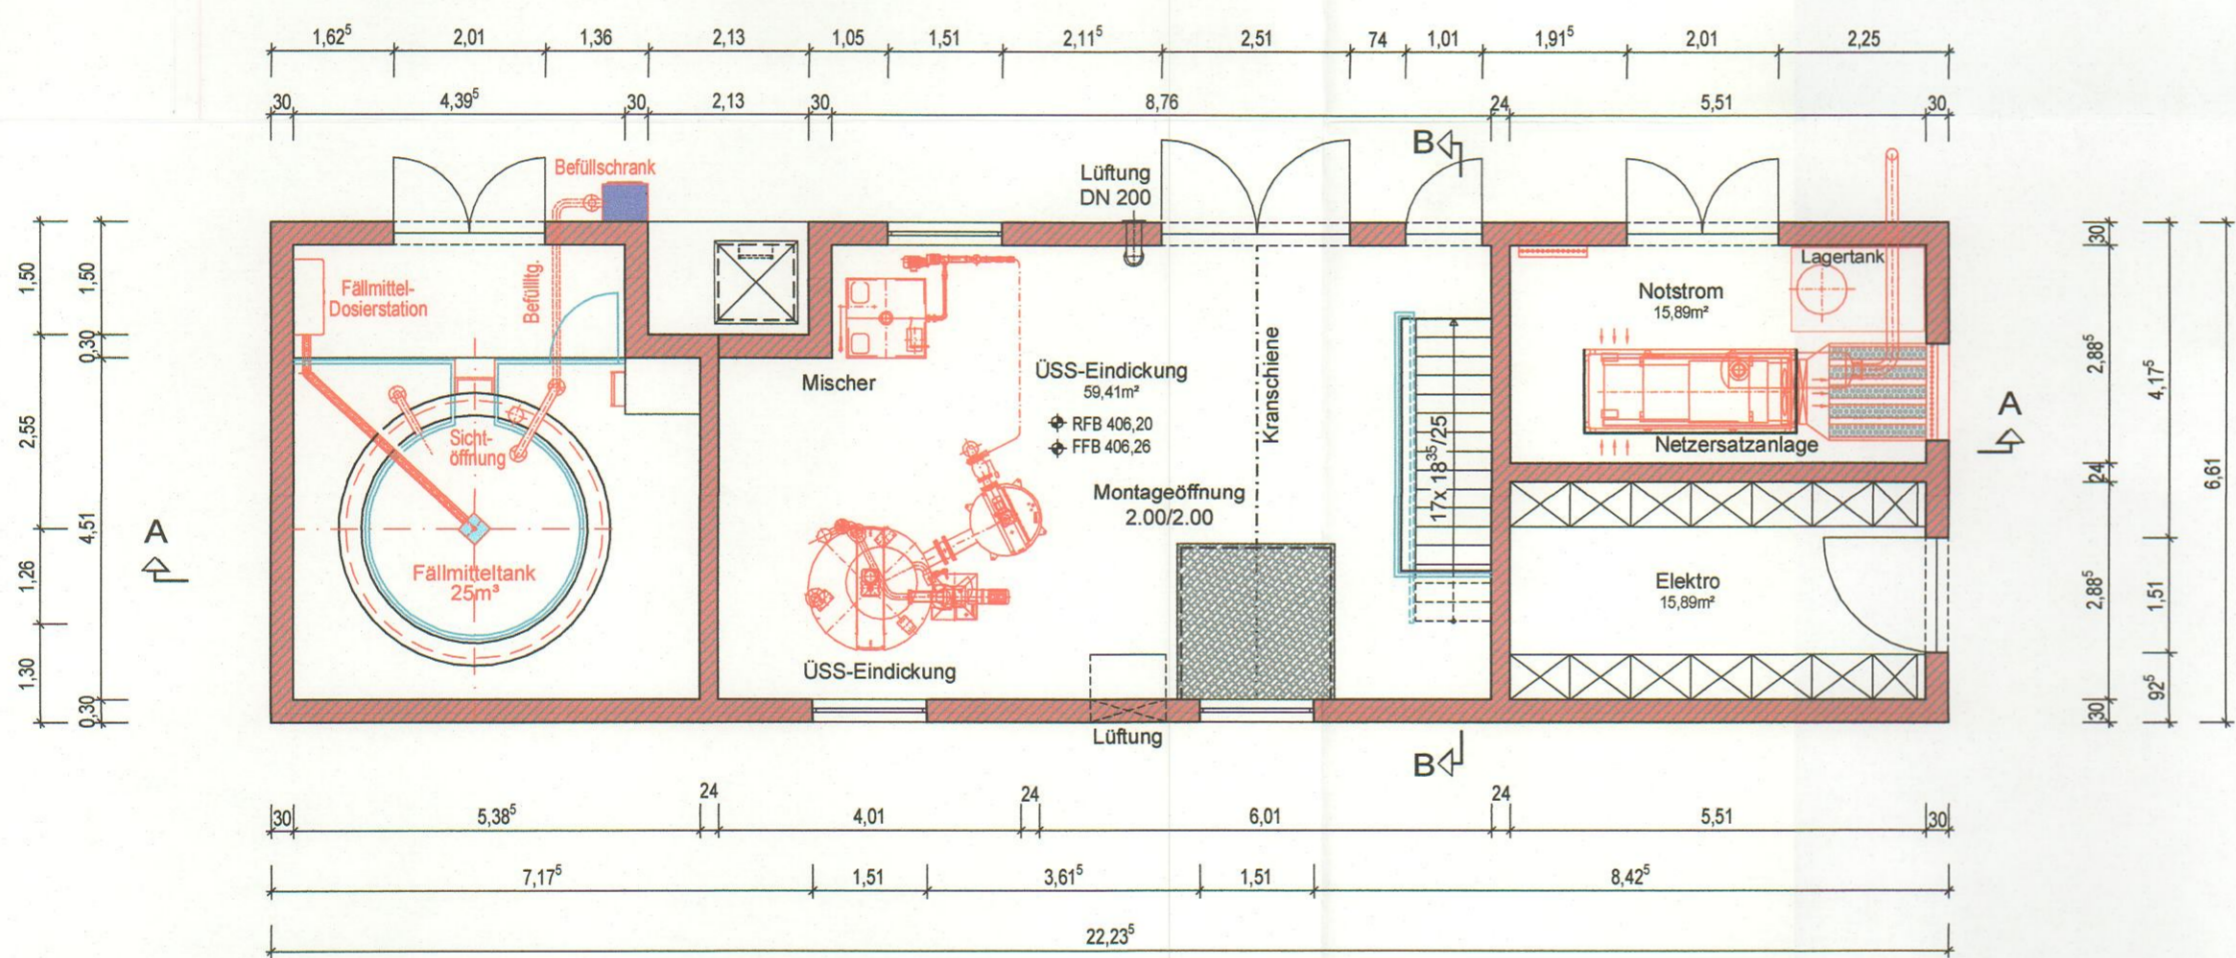

Grundriss Kellergeschoss

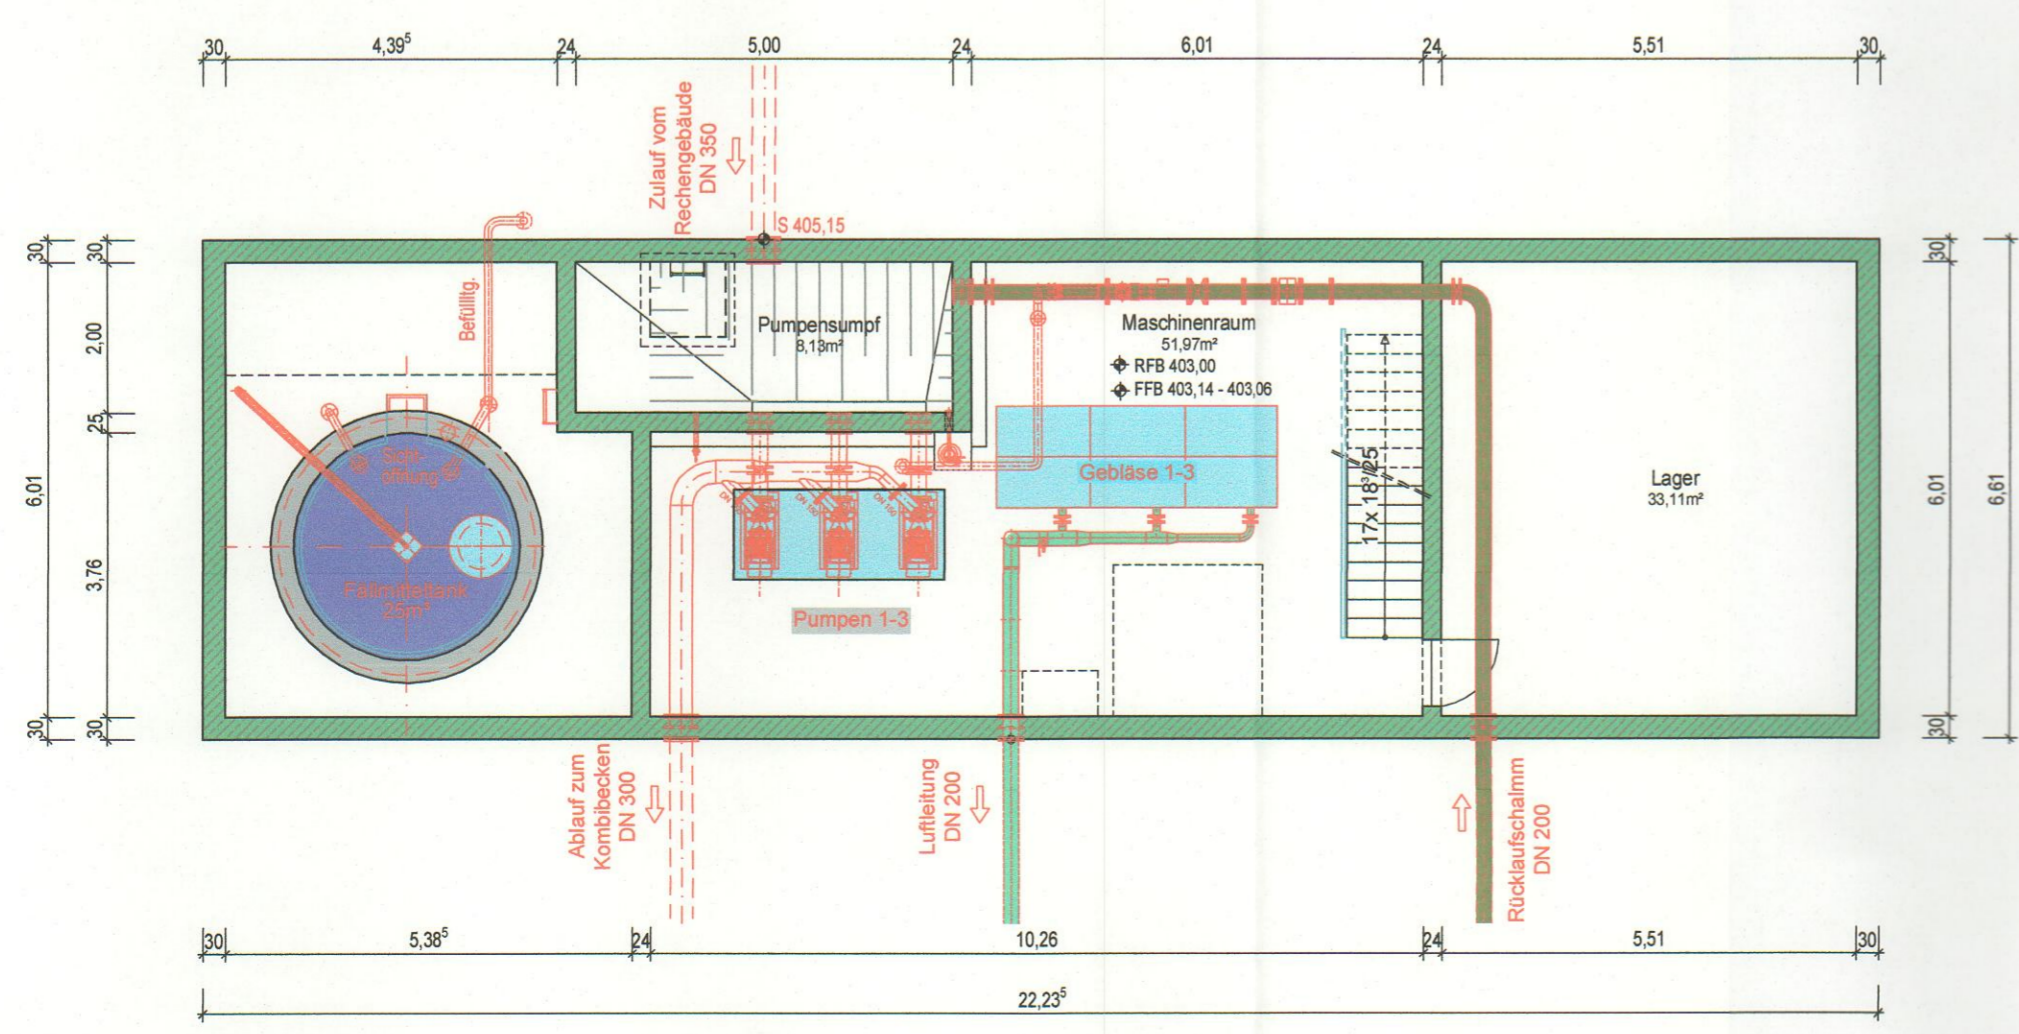

Fertigung: 1

WASSERRECHTSANTRAG
Stand: 24 Juli 2024

Der Bauherr: *Andreas Buchwinkler*
Erster Bürgermeister

3. Änderung	-	-
2. Änderung	-	-
1. Änderung	-	-

Bauherr: **Gemeinde Saaldorf-Surheim**
Berchtesgadener Land

Bauvorhaben: Abwasseranlage Saaldorf-Surheim	Projekt-Nr.: 10811	Plan-Nr.: 6	Beilagen-Nr.: 5
	Maßstab: 1:100		
Bauteil: Kläranlage Surheim Maschinenhaus Grundriss, Schnitte, Ansichten	Entworfen: Ma	Gezeichnet: Em	
	Geprüft: Sm		
	Abwasserbeseitigung Wasserversorgung Straßenbau Umwelttechnik		

DIPPOLDGEROLD
Beratende Ingenieure GmbH
Schwalbenweg 13 83209 Prien am Chiemsee
Tel.: 08051/6868-0 Fax.: 08051/6868-28
eMail: info@dg-prien.de Internet: www.dg-prien.de
Prien am Chiemsee, 24. Juli 2024

Druck vom: 06.08.2024 Zeit: 13:08 Maße sind vor Ort zu prüfen! 0 5cm