




Schnitt A - A

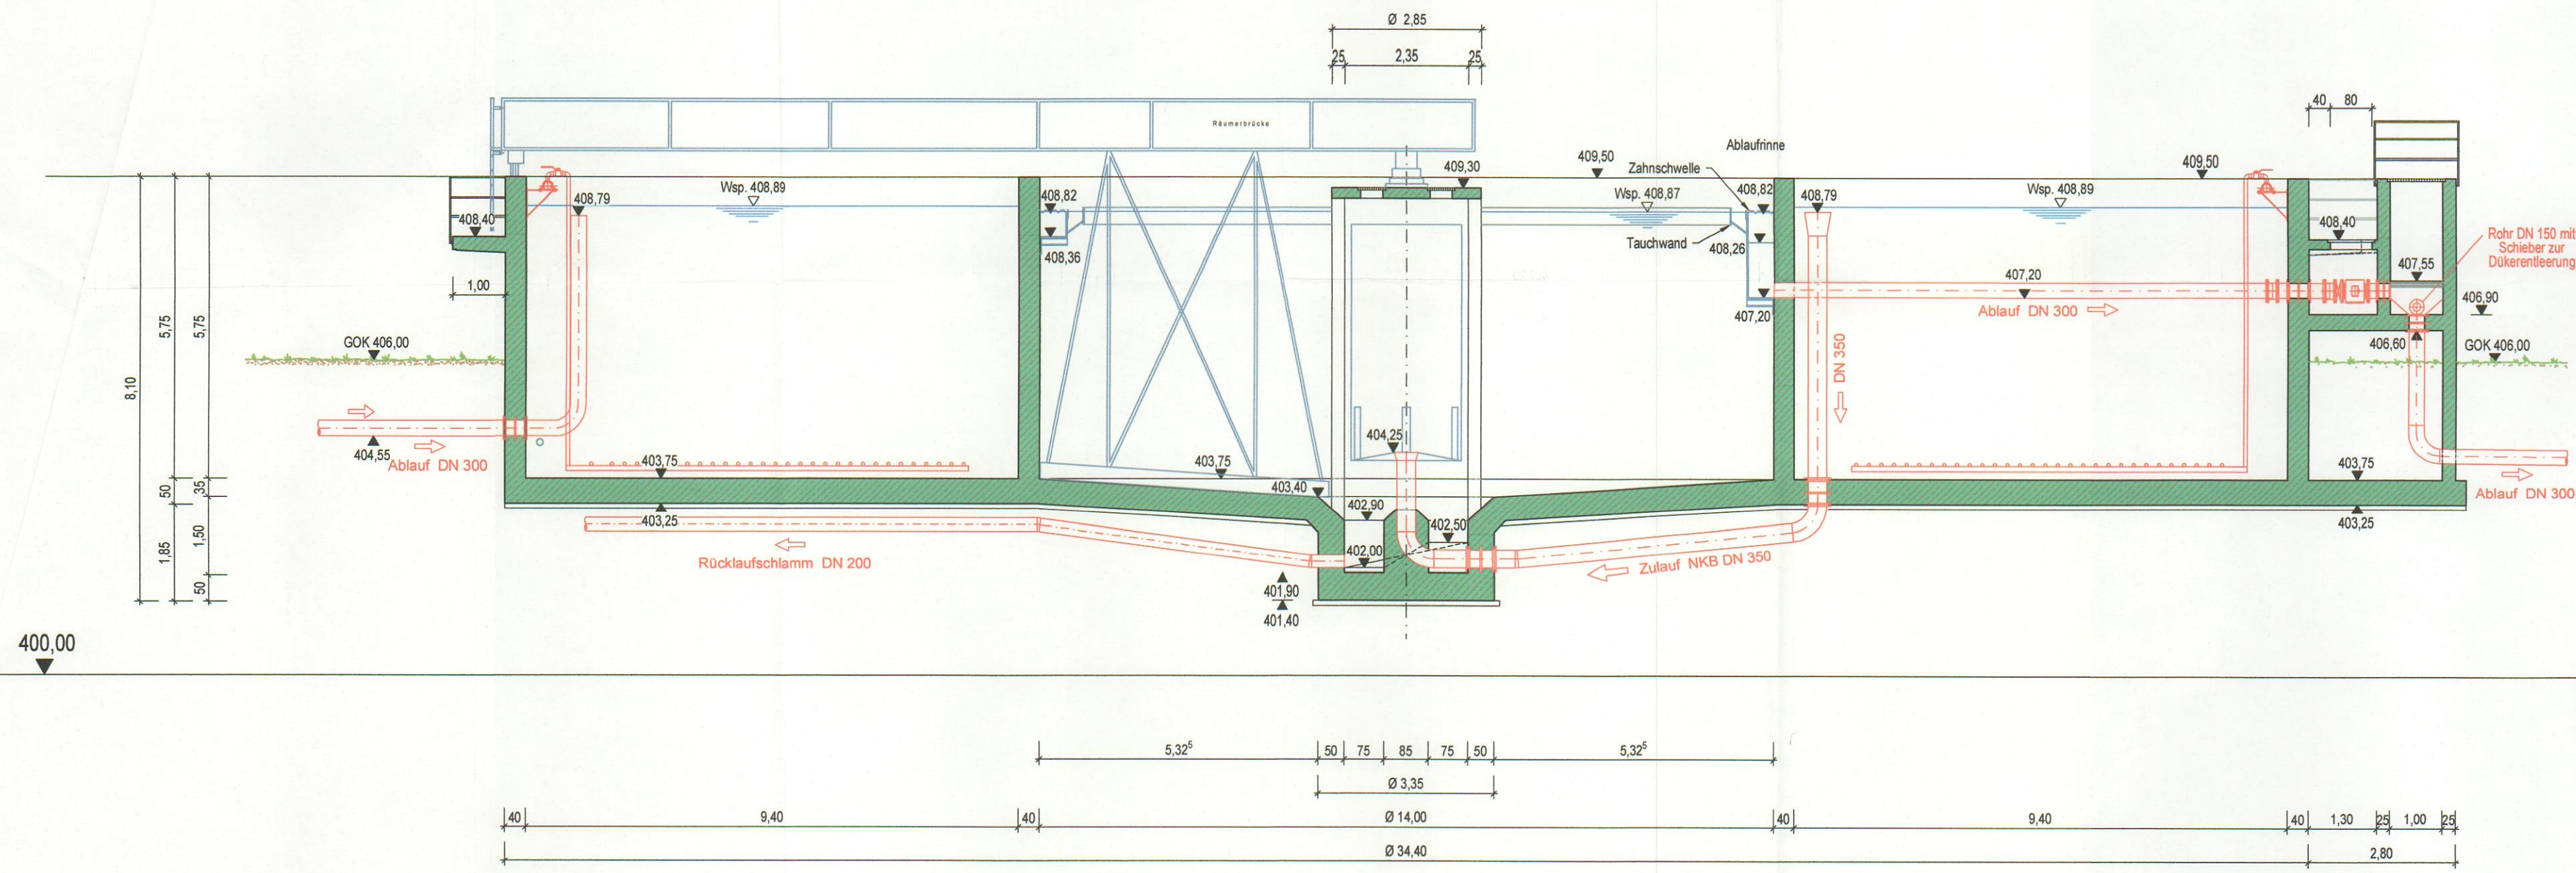

Schnitt B - B

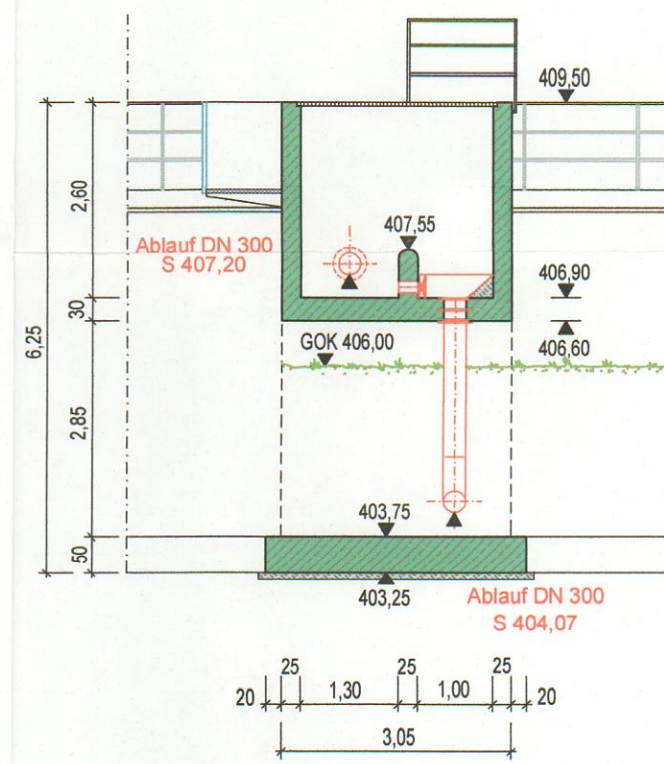

Grundriss

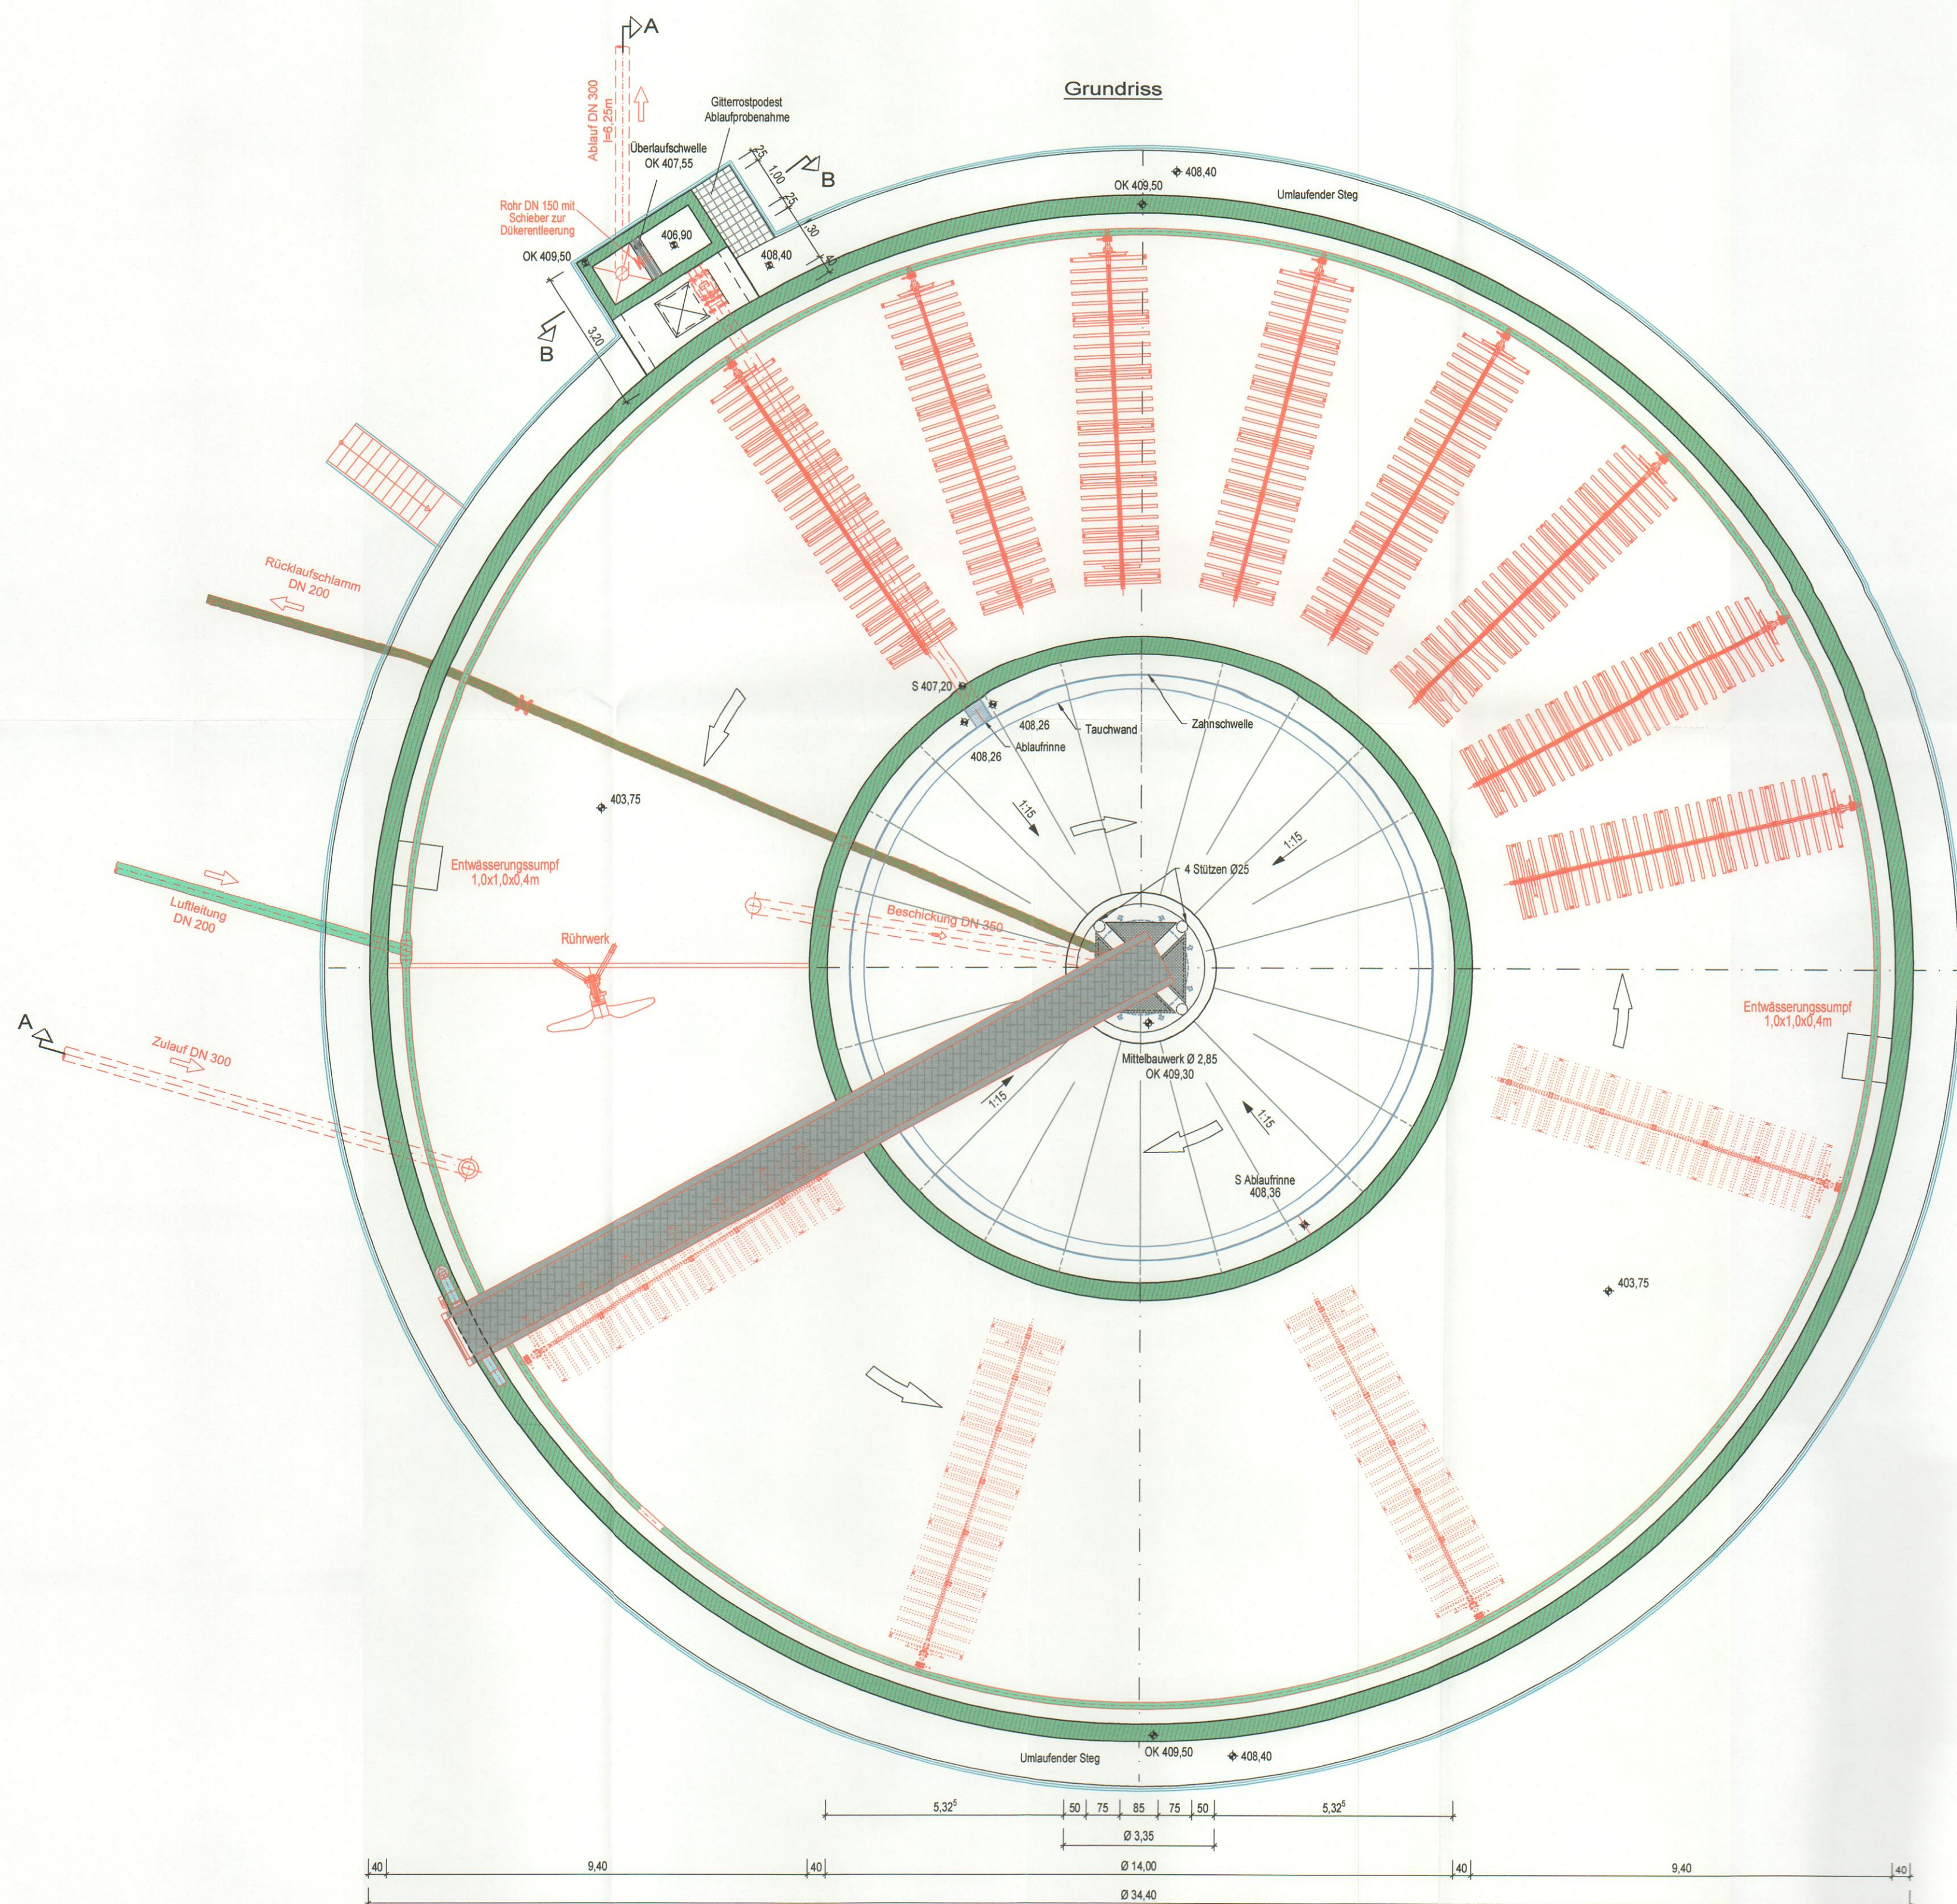

Fertigung: 1

WASSERRECHTSANTRAG
Stand: 24 Juli 2024

Der Bauherr: Andreas Buchwinkler
Erster Bürgermeister

3. Änderung	-	-
2. Änderung	-	-
1. Änderung	-	-

Bauherr: Gemeinde Saaldorf-Surheim Berchtesgadener Land		
Bauvorhaben: Abwasseranlage Saaldorf-Surheim	Projekt-Nr.: 10811	Plan-Nr.: 7 Maßstab: 1:100
Bauart: Kläranlage Surheim Kombibecken	Entworfen: Ma	Gezeichnet: Em
Grundriss, Schnitte, Ansichten	Geprüft: Sm	

Abwasserbeseitigung Wasserversorgung Straßenbau Umwelttechnik

DIPPOLDGEROLD
Beratende Ingenieure GmbH

Schwalbenweg 13 83209 Prien am Chiemsee
Tel.: 08051/8888-0 Fax.: 08051/8888-28
eMail: info@dg-prien.de Internet: www.dg-prien.de

Prien am Chiemsee Germering Dillingen an der Donau

Druck vom: 06.08.2024 Zeit: 13:04 Maßstab sind vor Ort zu prüfen! 0 5cm

